

# SITUACE KOORDINAČNÍ

# KANALIZACE

RK-15-2010-18, pr. 1  
pocet stran: 2

M 1 : 500


## LEGENDA SÍTÍ:

- >--->---> KANALIZAČNÍ STOKA "PŘEDÁVANÁ"
- >--->---> KANALIZAČNÍ STOKA
- >--->---> KANALIZAČNÍ PŘIPOJKA  
PŘIBLIŽNÉ VEDENÍ
- >--->---> ULIČNÍ STOKA  
PODKLADY VAS


## LEGENDA PLOCH:

- POZEMKY VE VLASTNICTVÍ  
MĚSTA TŘEBÍČE  
"PŘEDANÉ KOMUNIKACE"
- POZEMKY VE VLASTNICTVÍ  
MĚSTA TŘEBÍČE  
"OSTATNÍ POZEMKY"
- POZEMKY VE VLASTNICTVÍ  
KRAJE VYSOČINA  
"PRÁVO HOSPODÁŘIT – SPS, TECHNICKÉ"
- POZEMKY VE VLASTNICTVÍ  
KRAJE VYSOČINA  
"PRÁVO HOSPODÁŘIT – DOMOV PRO SENIORY TŘEBÍČ,  
MANŽ. CLARIEVÝCH, FRISP. ORGANIZACE"
- POZEMKY VE VLASTNICTVÍ  
SOUKROMÝCH OSOB

S

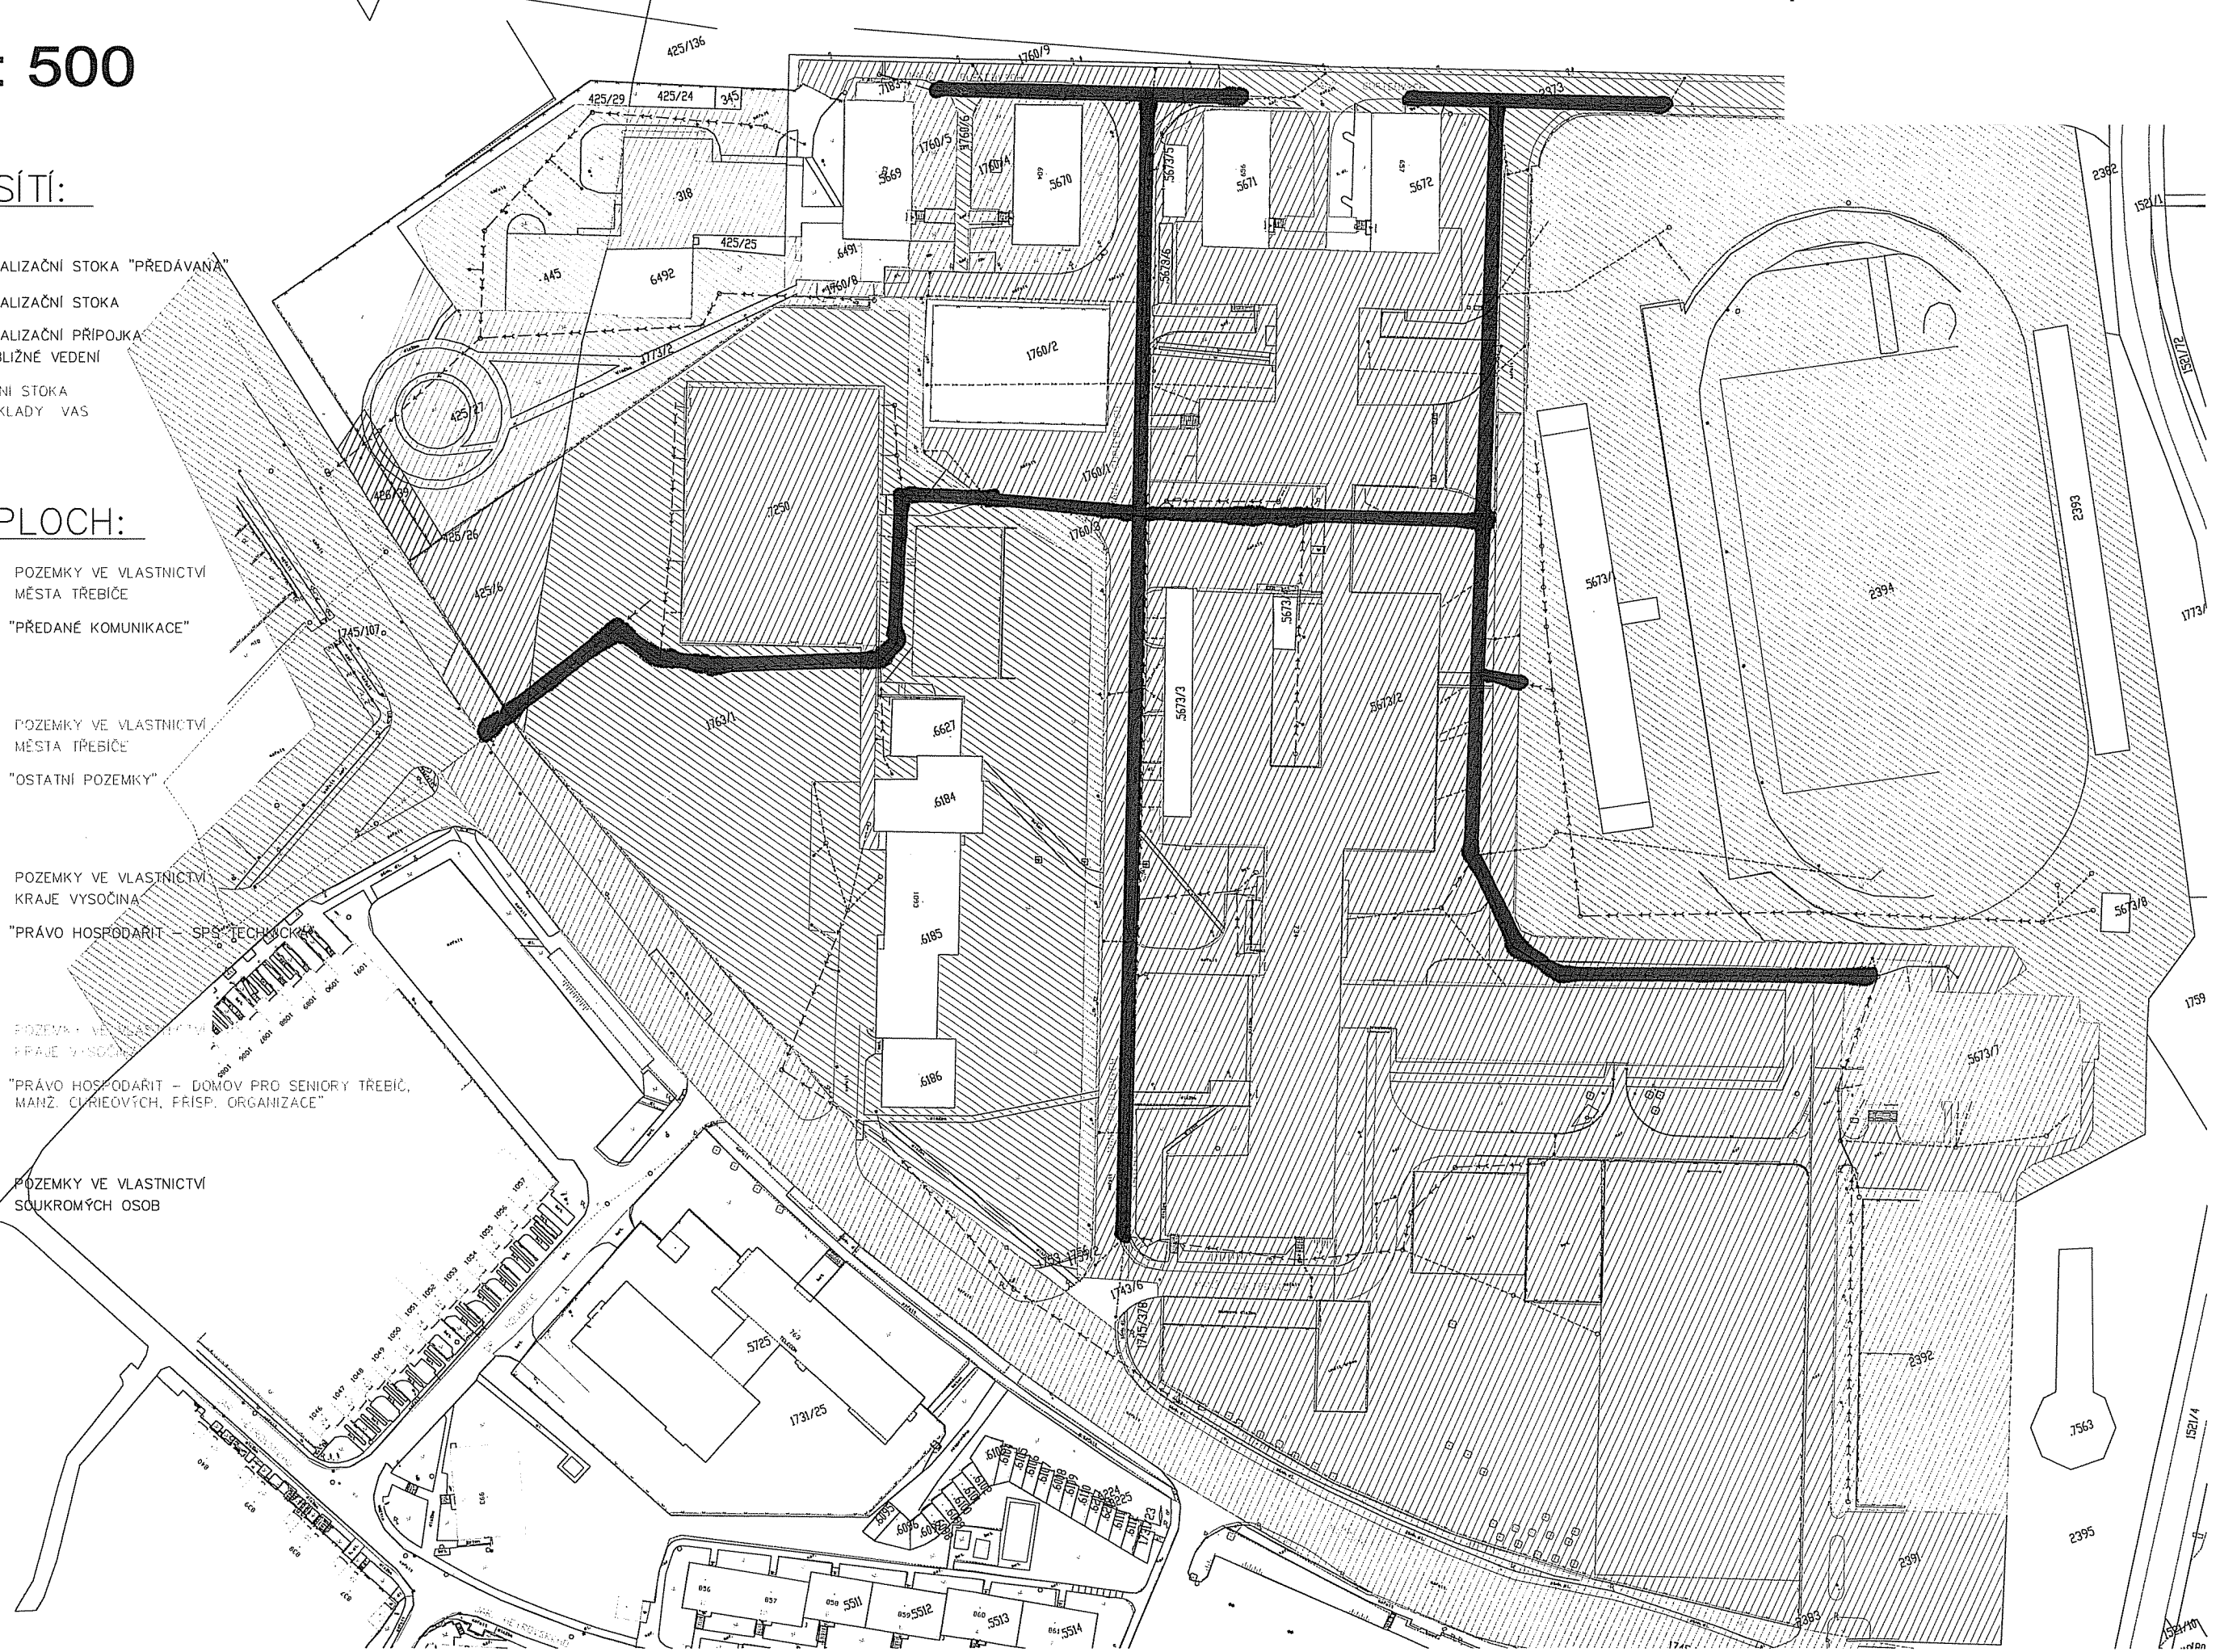

# VODOVOD

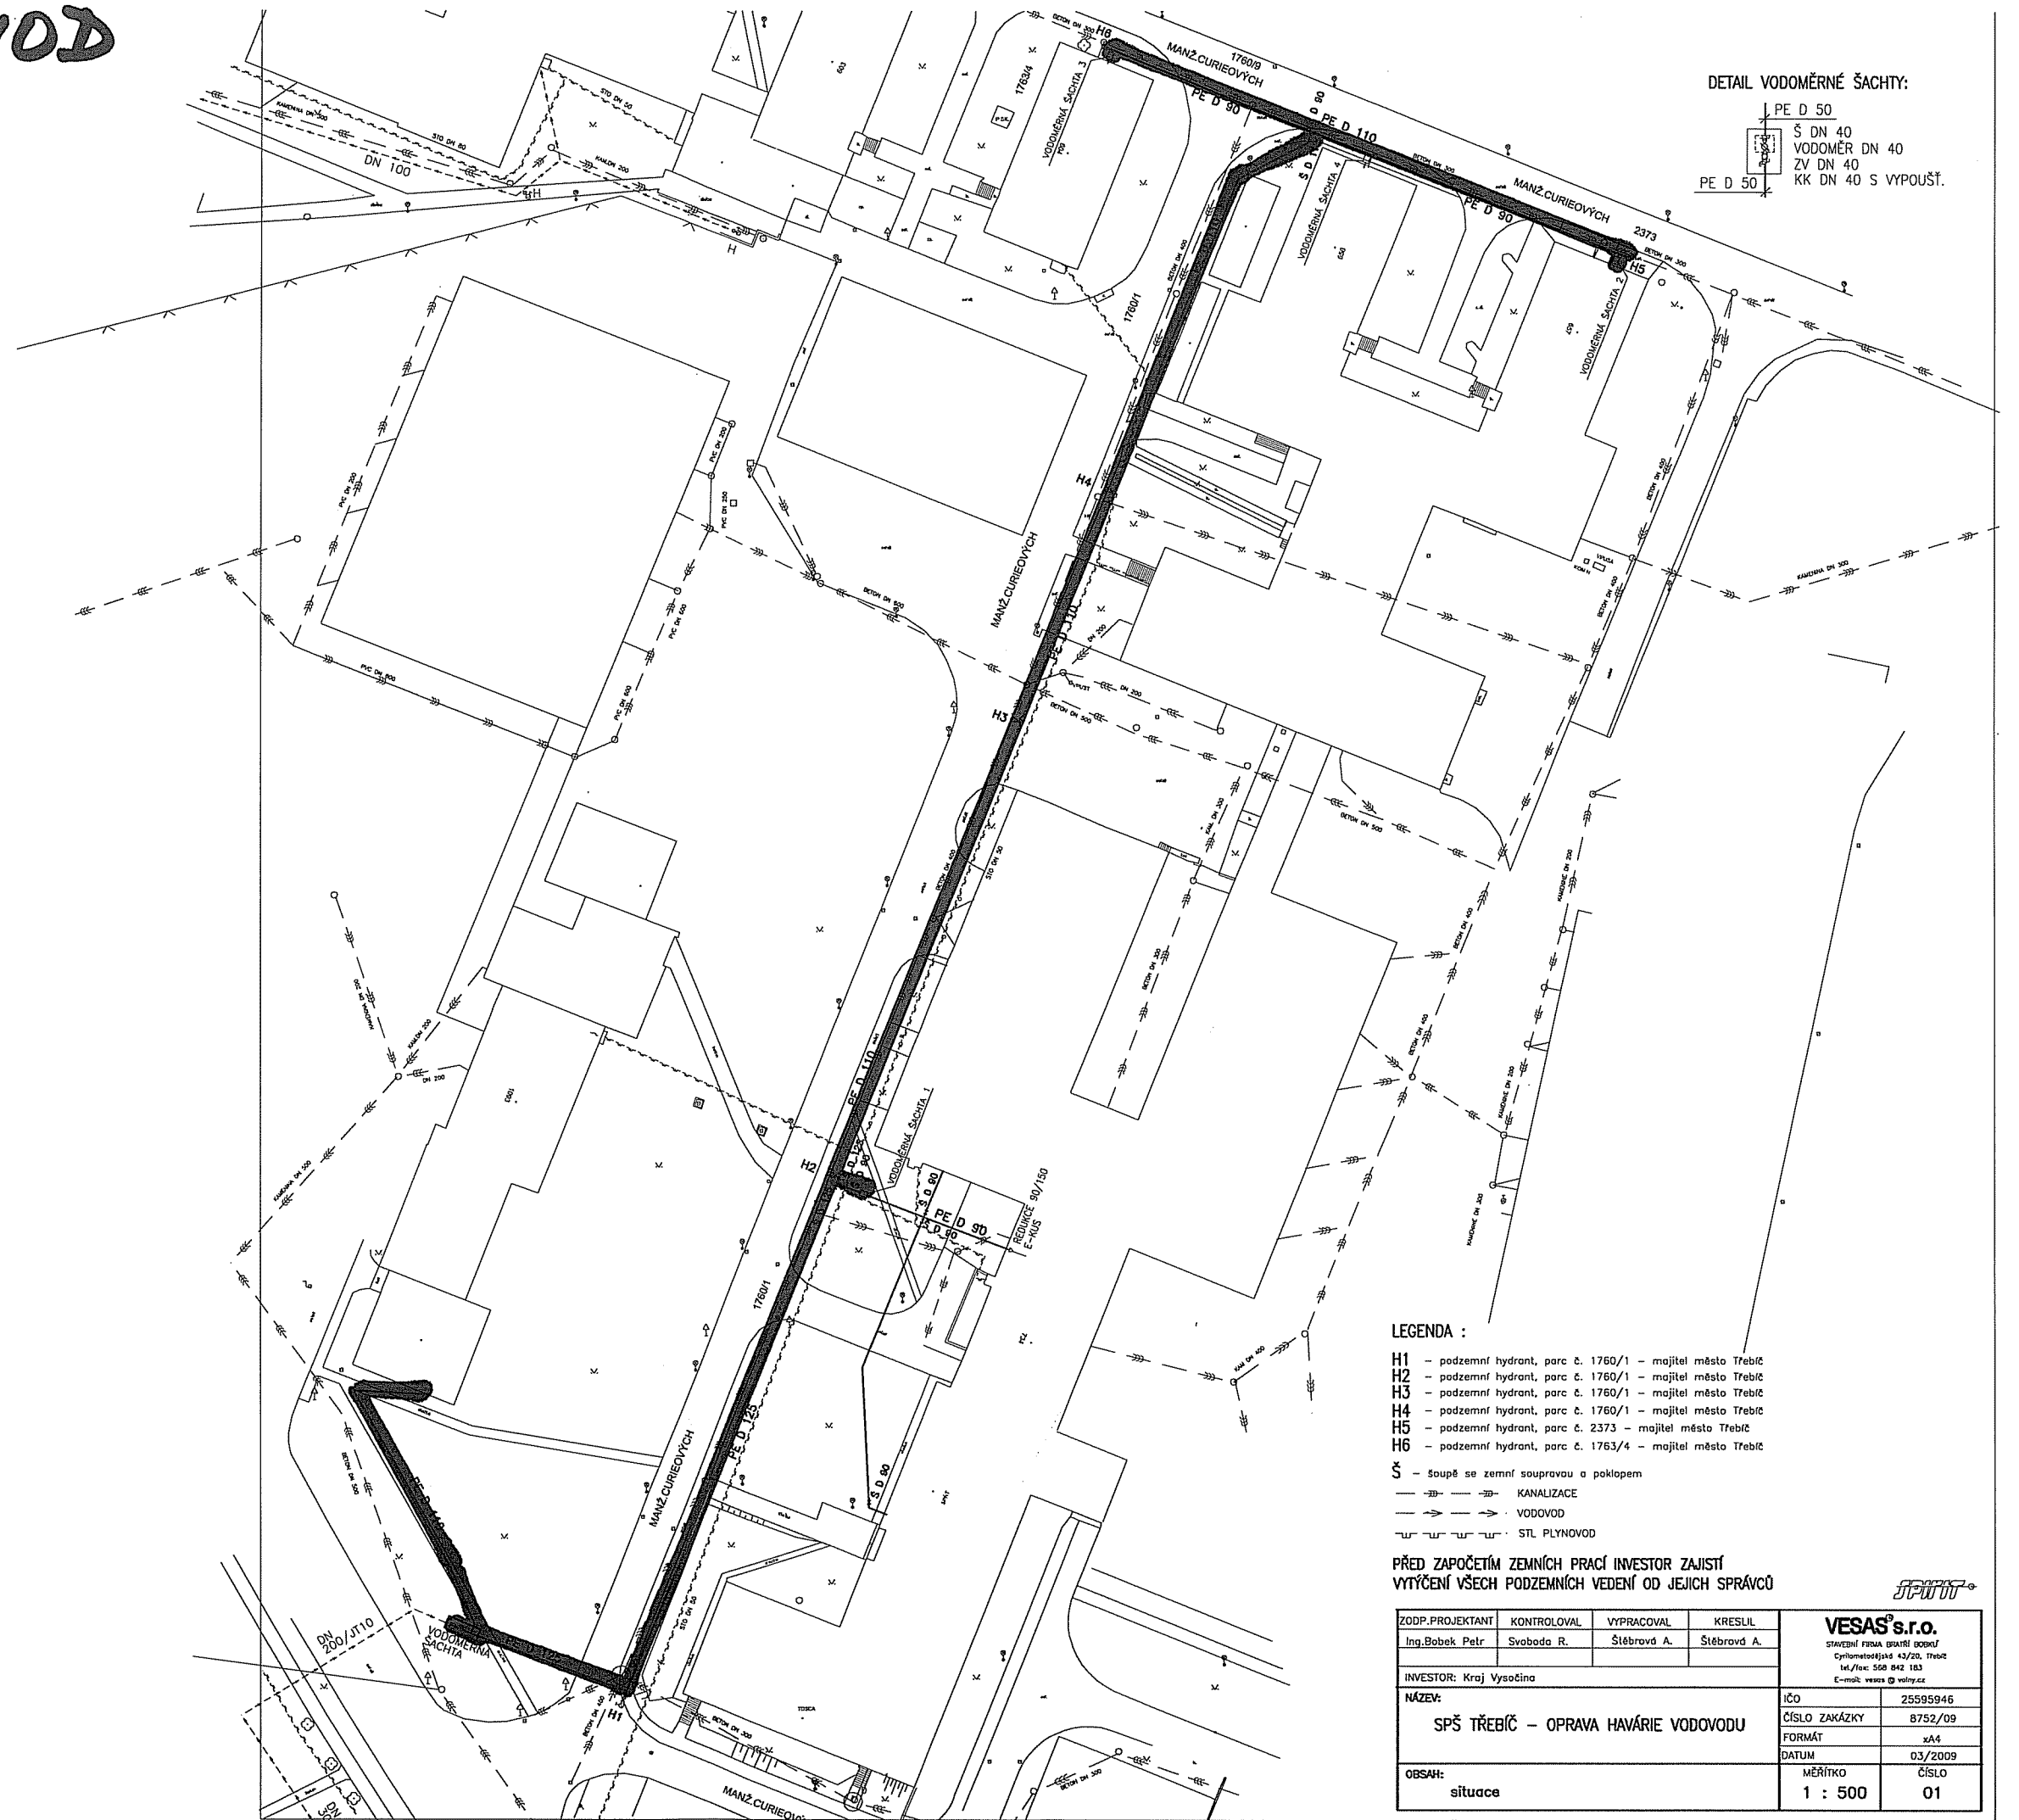

DETAIL VODOMĚRNÉ ŠACHTY:  
 PE D 50  
 Š DN 40  
 VODOMĚR DN 40  
 ZV DN 40  
 KK DN 40 S VYPOUŠŤ.

**LEGENDA :**

- H1 - podzemní hydrant, parc. č. 1760/1 - majitel město Třebíč
- H2 - podzemní hydrant, parc. č. 1760/1 - majitel město Třebíč
- H3 - podzemní hydrant, parc. č. 1760/1 - majitel město Třebíč
- H4 - podzemní hydrant, parc. č. 1760/1 - majitel město Třebíč
- H5 - podzemní hydrant, parc. č. 2373 - majitel město Třebíč
- H6 - podzemní hydrant, parc. č. 1763/4 - majitel město Třebíč

- S - soupě se zemní soupravou a poklopem
- — — — — KANALIZACE
- — — — — VODOVOD
- — — — — STL PLYNOVOD

PŘED ZAPOČETÍM ZEMNÍCH PRACÍ INVESTOR ZAJISTÍ  
 VYTČENÍ VŠECH PODZEMNÍCH VEDENÍ OD JEJICH SPRÁVCŮ



ZODP.PROJEKTANT	KONTROLOVAL	VYPRACOVAL	KRESLIL	<b>VESAS s.r.o.</b> STAVEBNÍ FIRMA BRNĚNÍ DOBKU Cytlovskéhojás 43/20, Třebíč tel./fax: 568 842 183 e-mail: vesas@volny.cz
Ing.Bobek Petr	Svoboda R.	Štěbrová A.	Štěbrová A.	
INVESTOR: Kraj Vysočina				IČO 25595946 ČÍSLO ZAKÁZKY 8752/09 FORMÁT A4 DATUM 03/2009
NÁZEV: SPŠ TŘEBÍČ – OPRAVA HAVÁRIE VODOVODU				MĚŘÍTKO 1 : 500 ČÍSLO 01
OBSAH: situace				