

LEGENDA INŽENÝRSKÝCH SÍTÍ


- NÁZEMNÍ VEDENÍ VĚŘEJNÉHO OSVĚTLENÍ (15 KVŘEK NAD SÍŤOVOU SÍŤÍ)
- PODZEMNÍ VEDENÍ VĚŘEJNÉHO OSVĚTLENÍ (15 KVŘEK NAD SÍŤOVOU SÍŤÍ)
- PLOŠNÉ VEDENÍ NÍZKÉHO NAPĚTÍ (ČEZ DISTRIBUCE A.S.)
- PODZEMNÍ VEDENÍ NÍZKÉHO NAPĚTÍ (ČEZ DISTRIBUCE A.S.)
- PODZEMNÍ SDĚLOVACÍ VEDENÍ - METALICKÝ KABEL 100 CZECH REPUBLIC A.S.
- PODZEMNÍ SDĚLOVACÍ VEDENÍ - OPTICKÝ KABEL 100 CZECH REPUBLIC A.S.
- PODZEMNÍ SDĚLOVACÍ VEDENÍ - OPTICKÝ KABEL METROPOLITNÍ SÍŤ
- PODZEMNÍ SDĚLOVACÍ VEDENÍ - KABELOVÁ TELEFONNÍ ÚSTŘEDNĚ BYTIVÉ DRUŽSTVO OBČANŮ
- PODZEMNÍ SDĚLOVACÍ VEDENÍ - OPTICKÝ KABEL (ITELNET) SÚLOČ
- STŘEDOTÁK PLYNNÉHO OHNĚ DISTRIBUČNÍ SLUŽBY SÚLOČ
- VODOVOD (VODOVODY A KANALIZACE HAVLČOVY BRNO A.S.)
- JEDNOTNÁ KANALIZACE (VODOVODY A KANALIZACE STŘEDNÍHO PRŮMYSLU)
- ODTYČNÁ KANALIZACE A NÁPOJENÍ SÍŤOVÝCH PRŮMYSLŮ (KRAJSKÁ SPRÁVA A ÚPRAVA SILNIC VYSOČINY)
- DEŠŤOVÁ KANALIZACE - NÁPOJENÍ ÚPISŮ (15 LEDEČ NAD SÁZAVOU S.R.L.)
- PODZEMNÍ TEPELNÝ ÚPIS (15 LEDEČ NAD SÁZAVOU S.R.L.)

LEGENDA

- NOVÉ PLOCHY KOMUNIKACÍ A PARKOVIŠŤ
- GEOMETRIČKÉ ZÁMĚŘENÍ
- TRVALÝ ZÁBOR
- DOČASNÝ ZÁBOR
- KÁČENÍ STROMŮ
- OCHRANNÉ PÁSMO
- SNÍŽENÝ OBRUBNÍK 80 MM
- SNÍŽENÝ OBRUBNÍK 20 MM
- VÝROVNÝ A SIGNÁLNÍ PÁS
- ZBRNĚNÍ

LEGENDA PLOCH

- NOVÉ PLOCHY KOMUNIKACÍ A PARKOVIŠŤ, TL. KONSTRUKCE 390 MM
- NOVÉ PLOCHY CHODNÍKŮ ZÁKOVÁ DLAŽBA, TL. 240 MM
- OZELENĚNÍ PLOCH

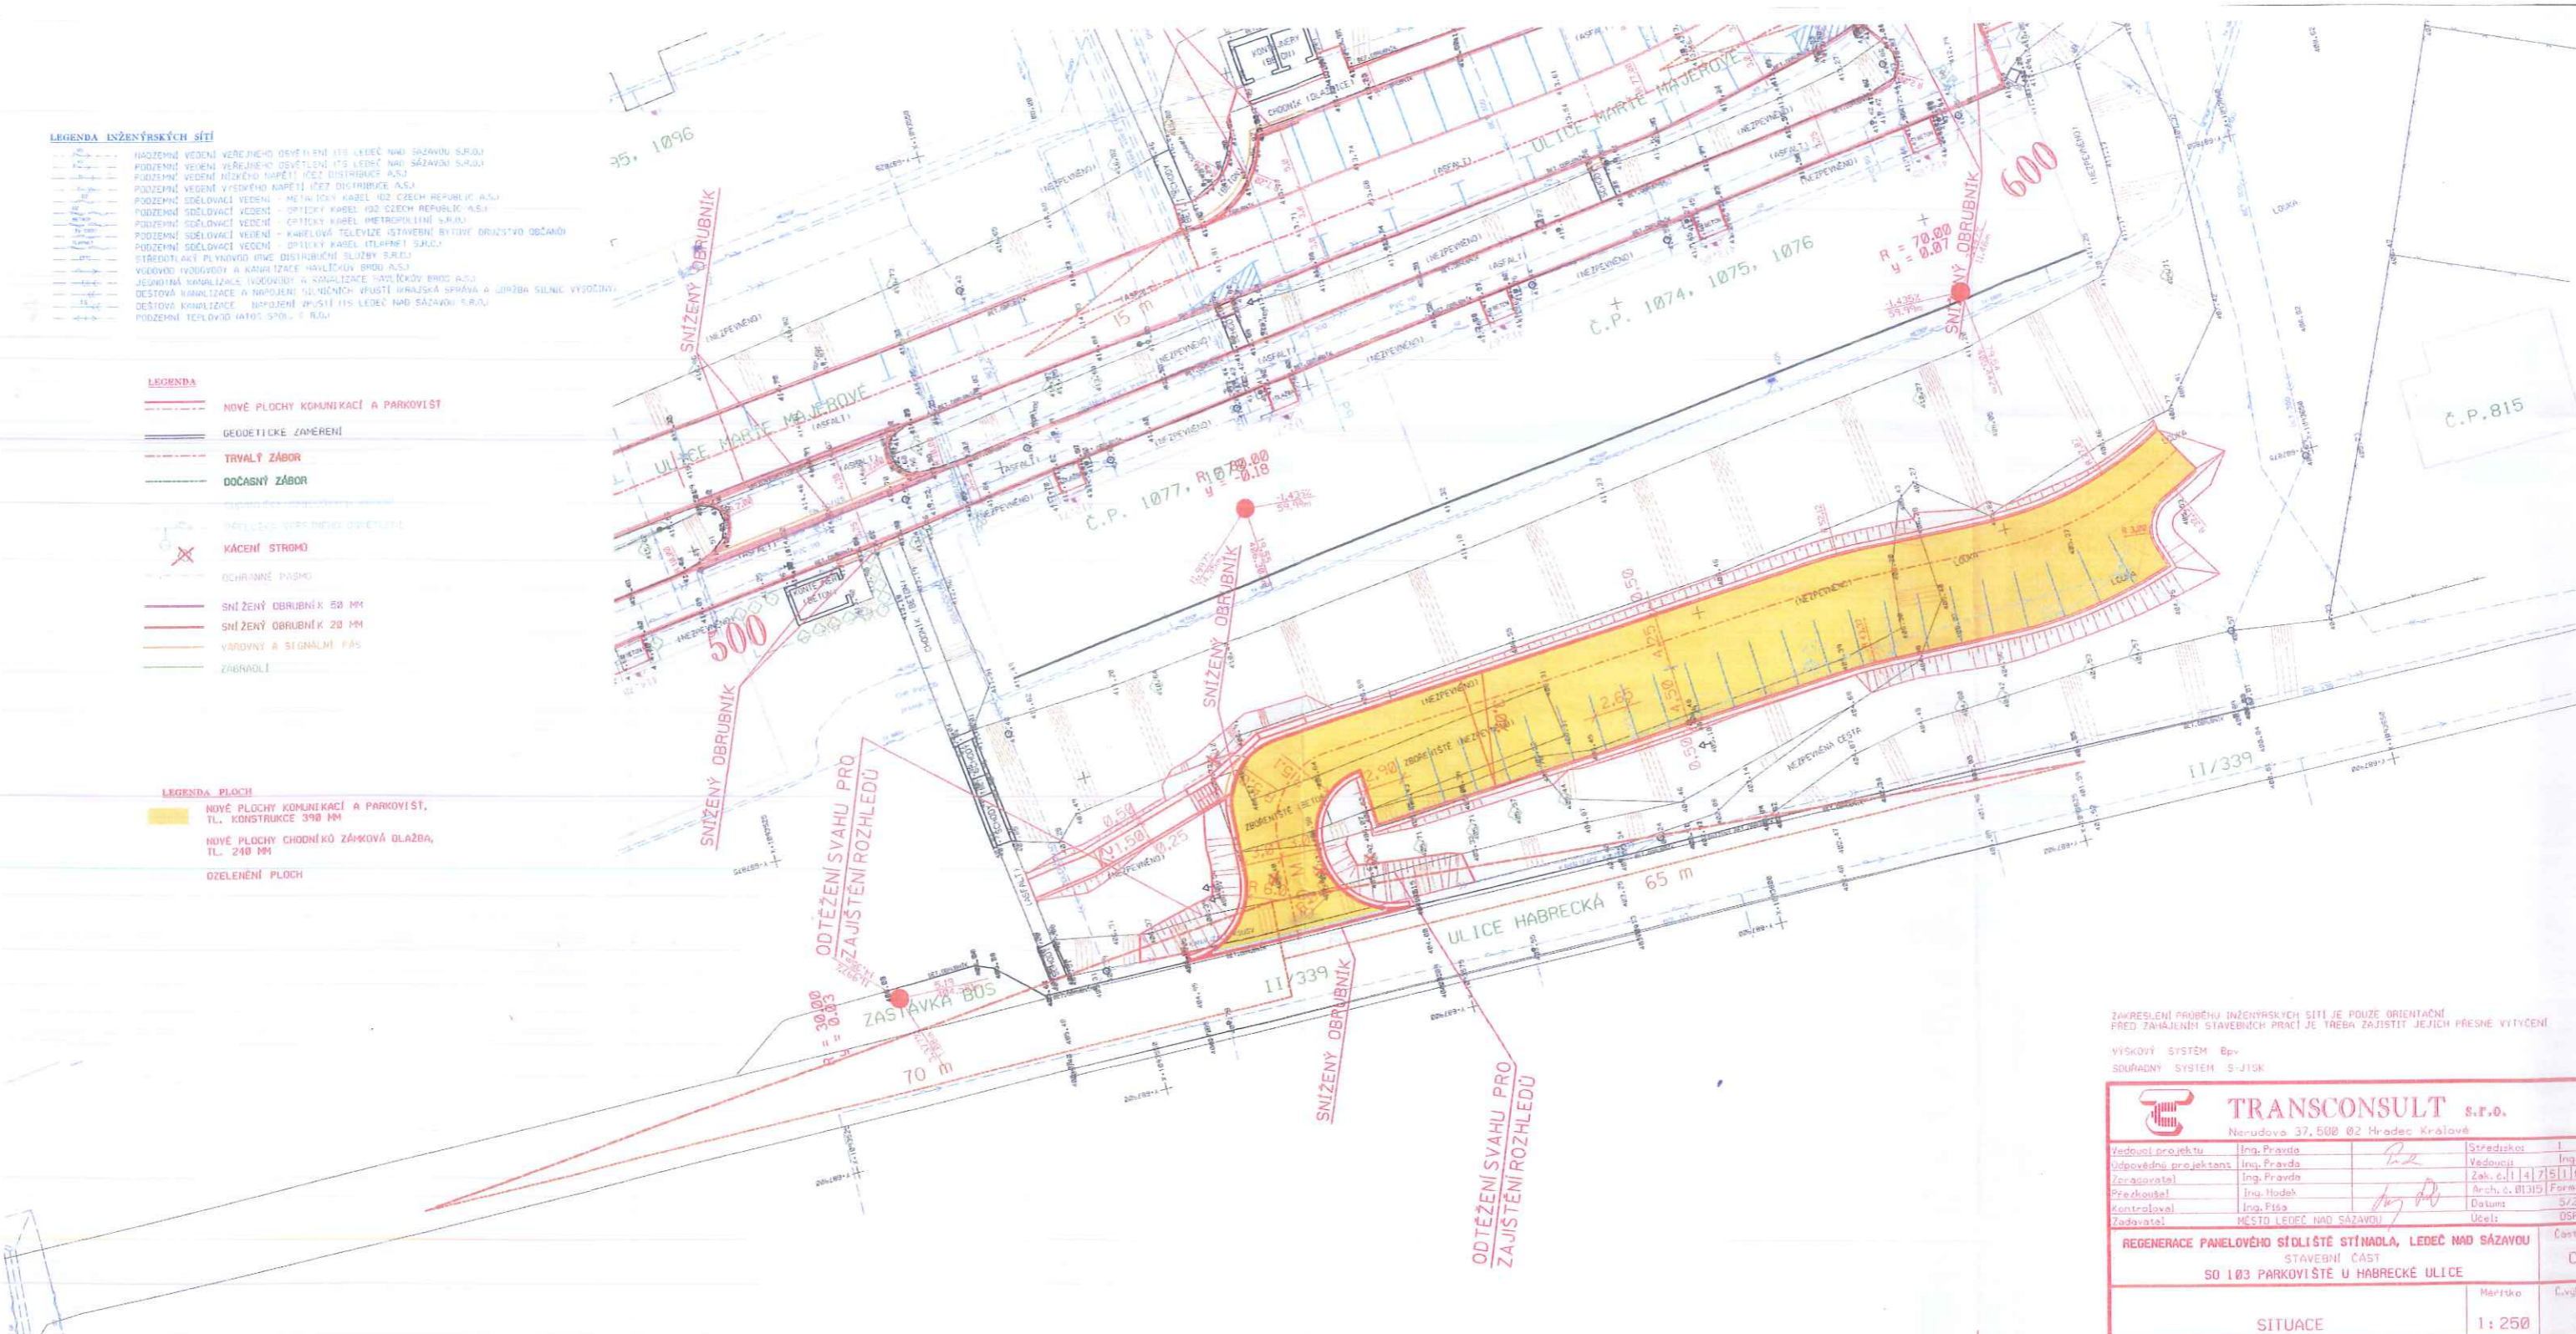

ZAKRESLENÍ PRŮBĚHU INŽENÝRSKÝCH SÍTÍ JE POUZE ORIENTAČNÍ. PŘED ZAHÁJENÍM STAVEBNÍCH PRACÍ JE TREBA ZAJIŠTIT JEJICH PŘESNÉ VYTÝČENÍ.

VÝSKOVÝ SYSTÉM: Bp
SOUŘADNÝ SYSTÉM: S-JTSK

		TRANSCONSULT s.r.o. Narudova 37, 508 02 Hradec Králové	
		Vedoucí projektu: Ing. Právník Odpovědný projektant: Ing. Právník Zpracovatel: Ing. Právník Přezkoušel: Ing. Hodek Kontroloval: Ing. Písa Zadavatel: MĚSTO LEDEČ NAD SÁZAVOU	Středisko: Ing. Pí Vedoucí: Ing. Pí Zak. č.: 147511018 Arch. č.: 01319 Datum: 5/2015 Účel: DSP
REGENERACE PANELOVÉHO SÍDLIŠTĚ STÍHADLA, LEDEČ NAD SÁZAVOU STAVEBNÍ ČÁST SO 103 PARKOVIŠTĚ U HABRECKÉ ULICE			
SITUACE		Měřítko: 1:250	Číslo: 2



budoucí napojení parkoviště na silnici II/339

75 m

▲ Parcely

