 
 
 




# SITUACE KOORDINAČNÍ

 


 

# KANALIZACE



M 1 : 500

## LEGENDA SÍTÍ:


-  KANALIZAČNÍ STOKA "PŘEDÁVANÁ"
-  KANALIZAČNÍ STOKA
-  KANALIZAČNÍ PŘÍPOJKA PŘIBLIŽNÉ VEDENÍ
-  ULIČNÍ STOKA
-  PODKLADY VAS

## LEGENDA PLOCH:

-  POZEMKY VE VLASTNICTVÍ MĚSTA TŘEBÍČE "PŘEDANÉ KOMUNIKACE"
-  POZEMKY VE VLASTNICTVÍ MĚSTA TŘEBÍČE "OSTATNÍ POZEMKY"
-  POZEMKY VE VLASTNICTVÍ KRAJE VYSOČINA "PRÁVO HOSPODÁŘIT - SPS, TECHNICKÁ"
-  POZEMKY VE VLASTNICTVÍ KRAJE VYSOČINA "PRÁVO HOSPODÁŘIT - DOMOV PRO SENIORY TŘEBÍČ, MAJZ, CURIEOVÝCH, PŘÍSP. ORGANIZACE"
-  POZEMKY VE VLASTNICTVÍ SOUKROMÝCH OSOB

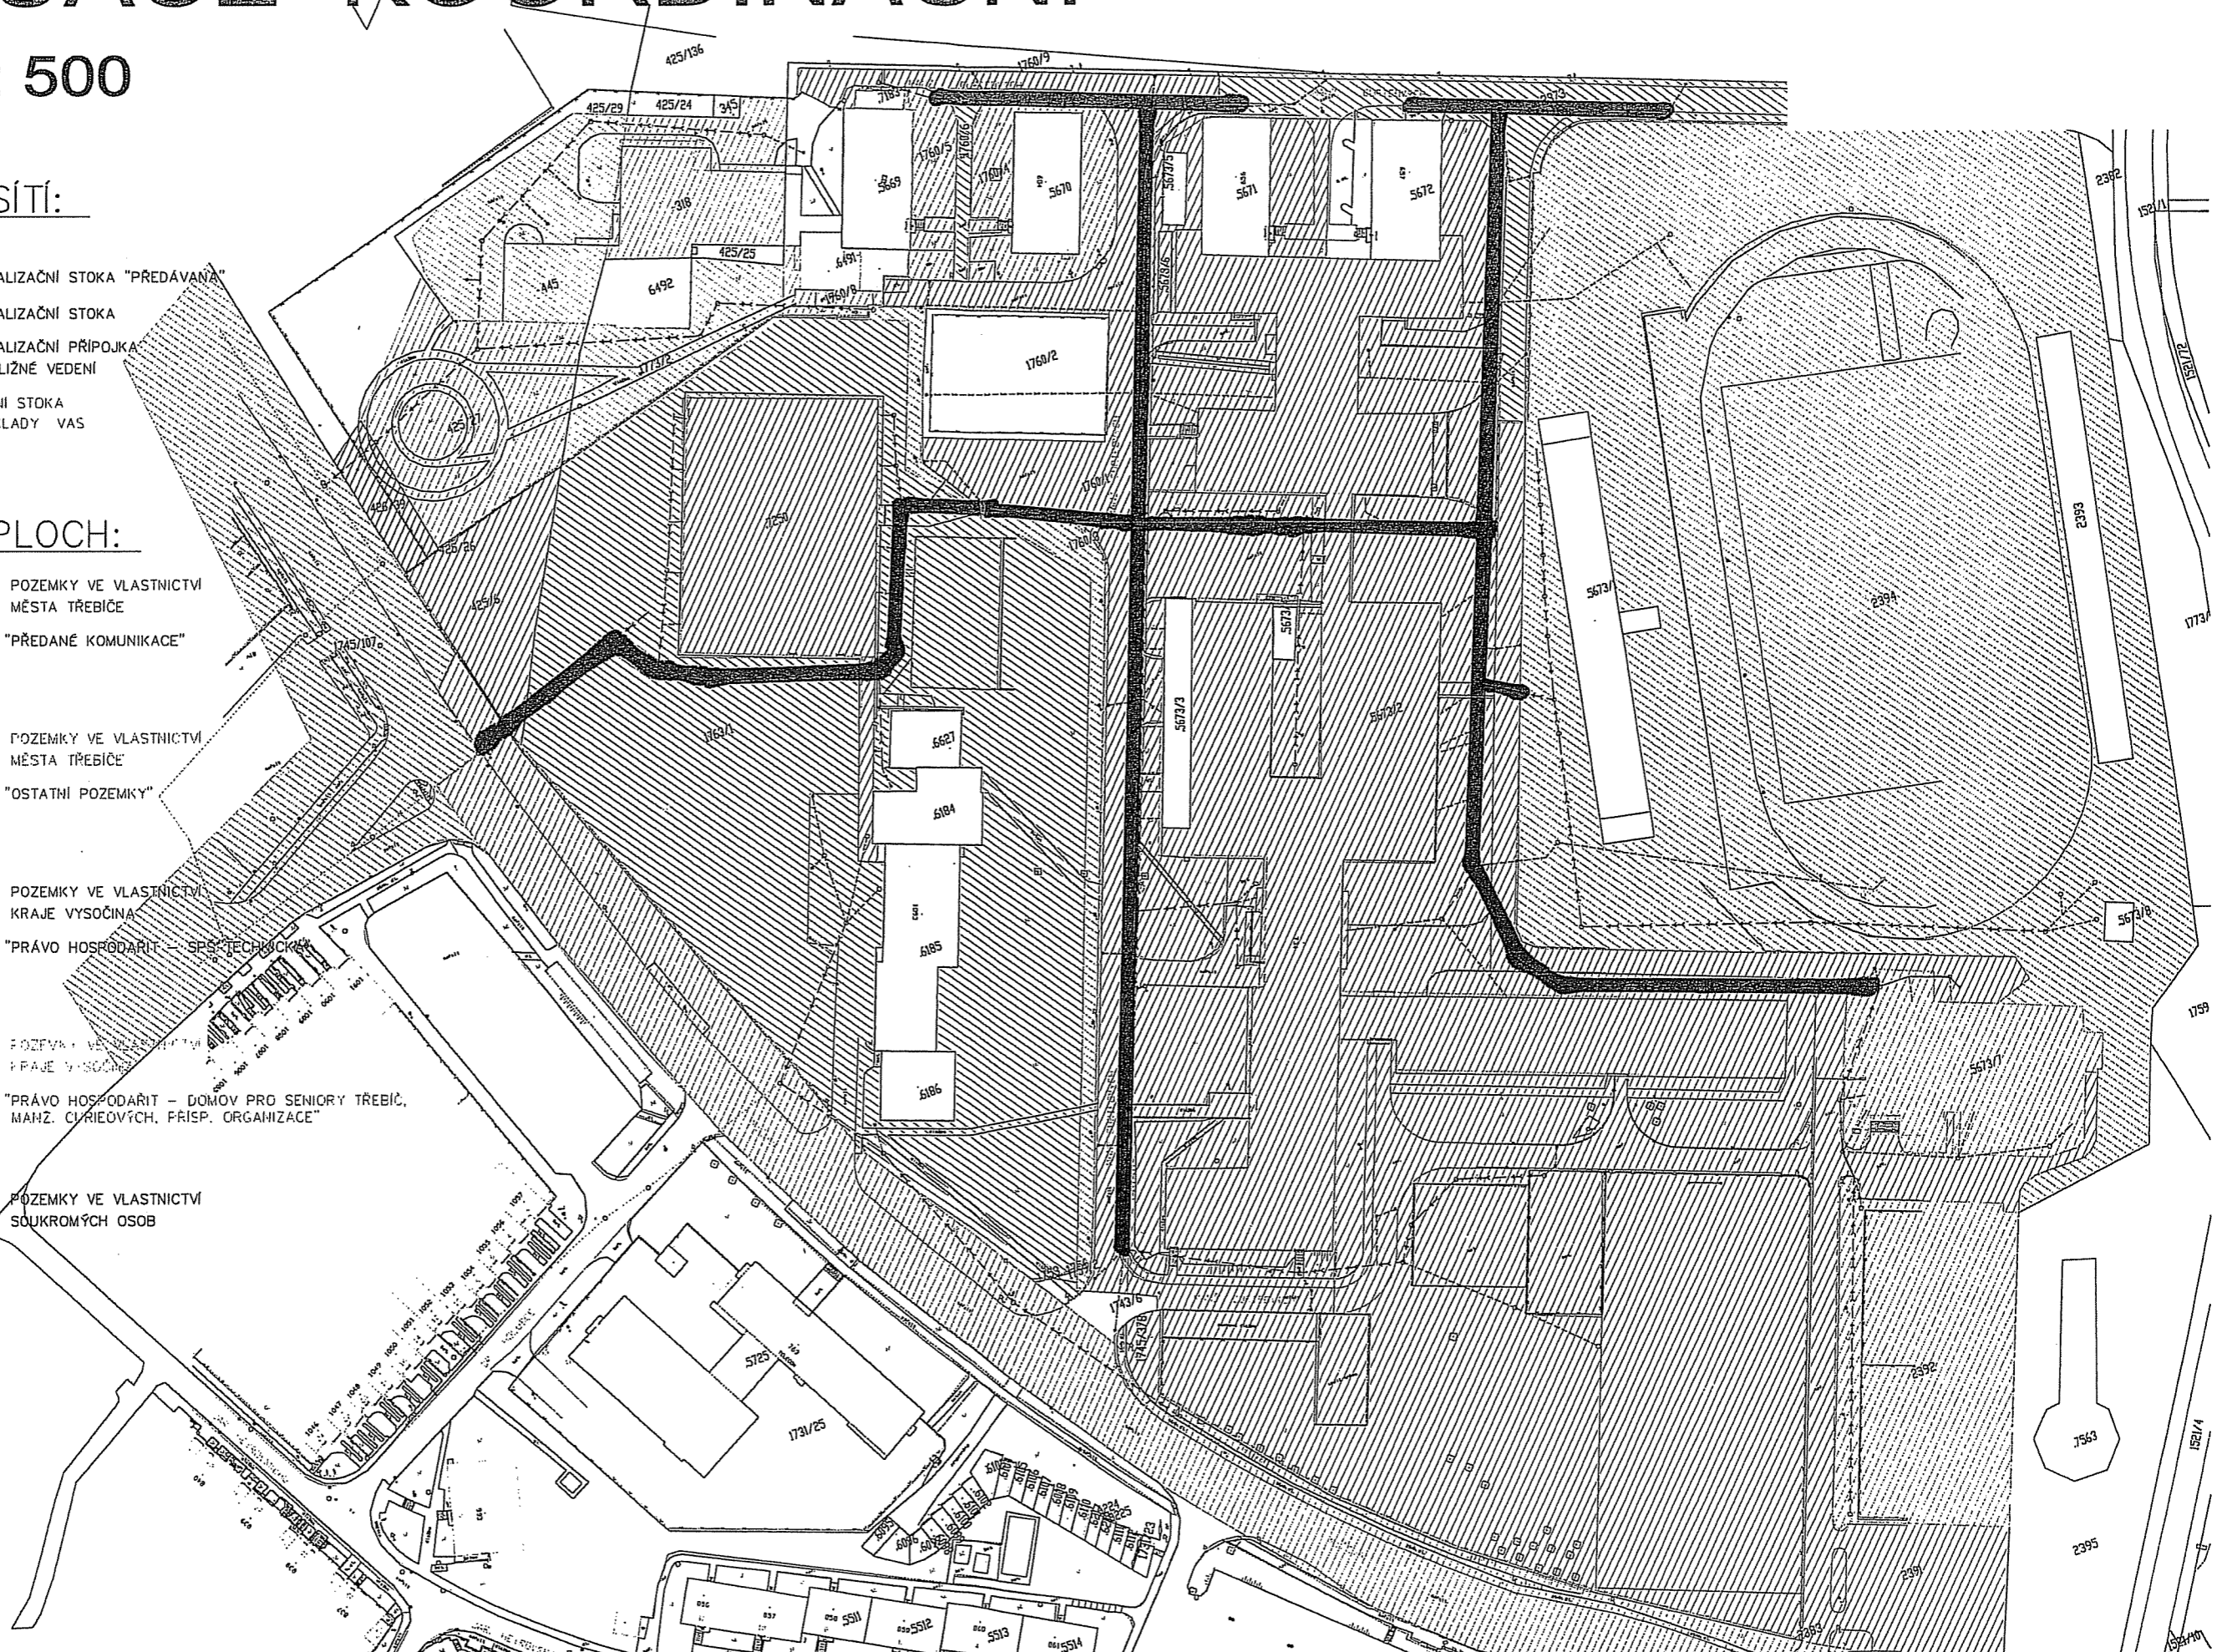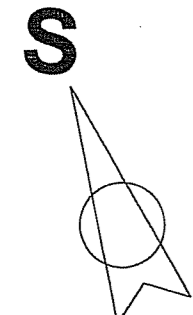

# VODOVOD

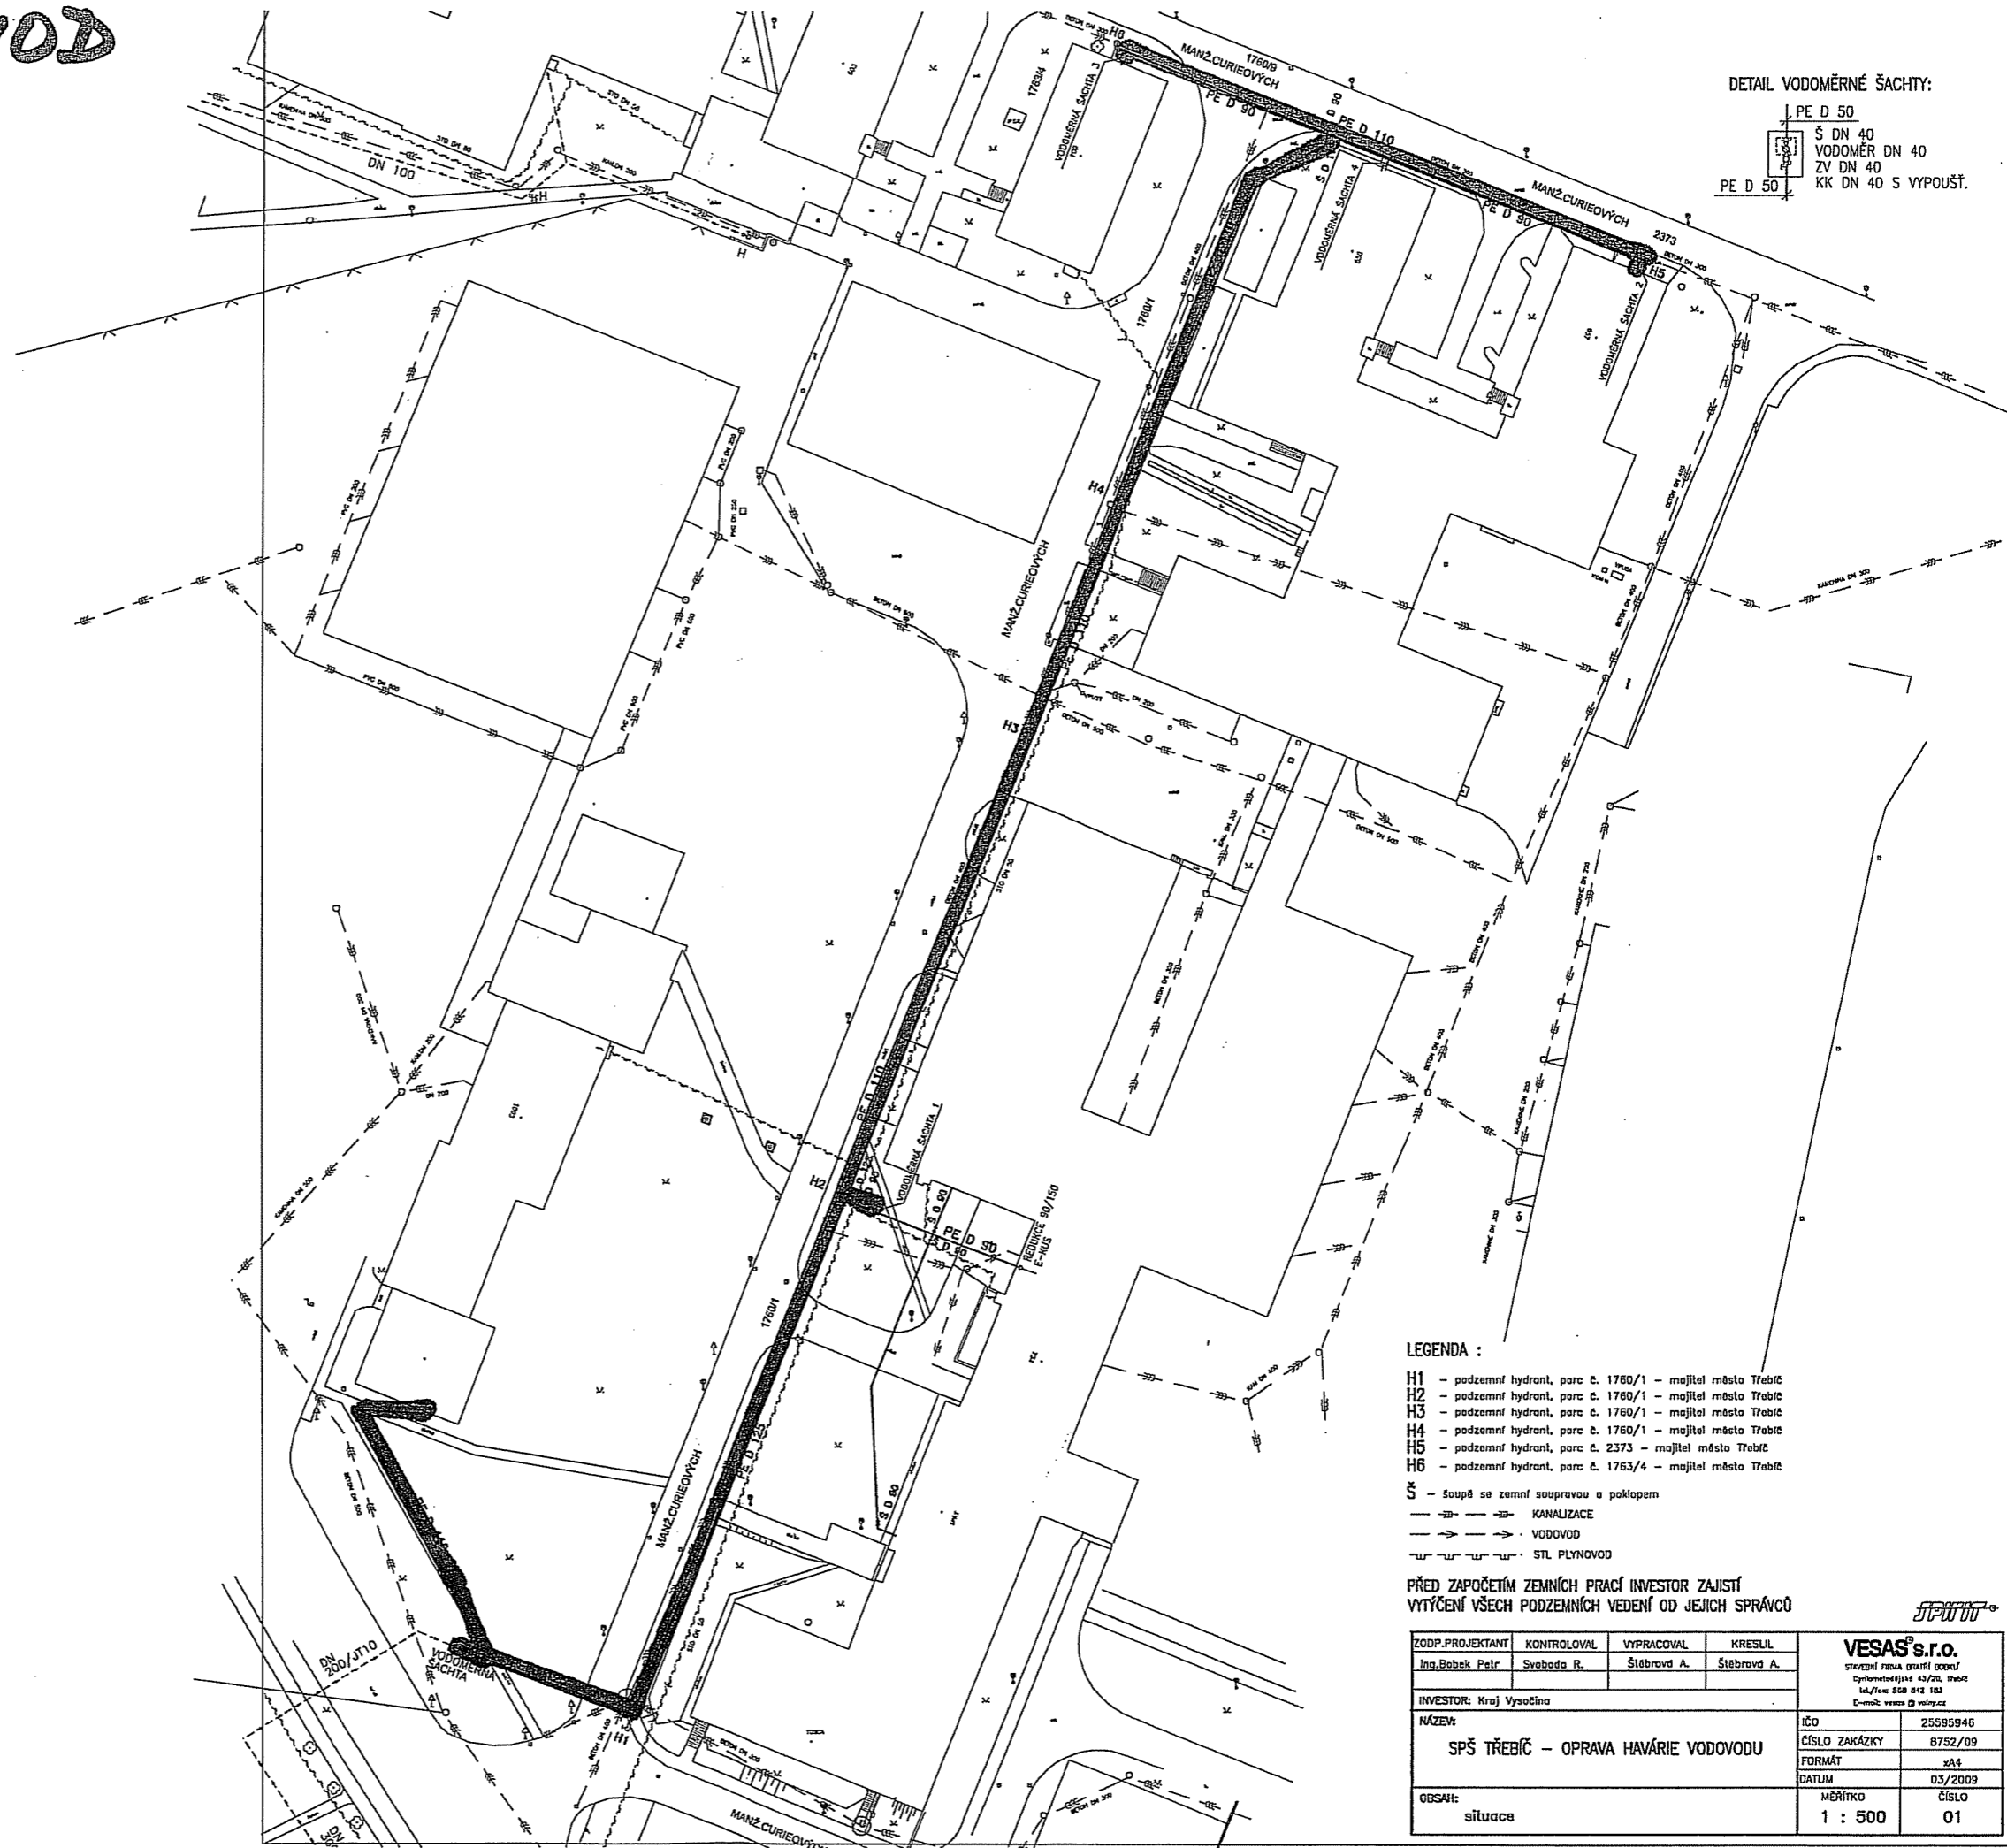

DETAIL VODOMĚRNÉ ŠACHTY:

PE D 50
Š DN 40
VODOMĚR DN 40
ZV DN 40
KK DN 40 S VYPOUŠŤ.

- LEGENDA :**
- H1 - podzemní hydrant, parc. č. 1760/1 - majitel město Třebíč
  - H2 - podzemní hydrant, parc. č. 1760/1 - majitel město Třebíč
  - H3 - podzemní hydrant, parc. č. 1760/1 - majitel město Třebíč
  - H4 - podzemní hydrant, parc. č. 1760/1 - majitel město Třebíč
  - H5 - podzemní hydrant, parc. č. 2373 - majitel město Třebíč
  - H6 - podzemní hydrant, parc. č. 1763/4 - majitel město Třebíč
  - Š - souprava se zemní soupravou a poklopem
  - — — — — KANALIZACE
  - — — — — VODOVOD
  - — — — — STL PLYNOVOD

PŘED ZAPOČETÍM ZEMNÍCH PRACÍ INVESTOR ZAJISTÍ  
VYTÝČENÍ VŠECH PODZEMNÍCH VEDENÍ OD JEJICH SPRÁVCŮ

ZODP. PROJEKTANT Ing. Bobek Petr	KONTROLOVAL Svoboda R.	VYRACOVAL Štěbravý A.	KRESLIL Štěbravý A.	<b>VESAS s.r.o.</b> STAVEBNÍ FIRMÁ GRUPE SKOPF Cihlová ulice 43/20, Třebíč IČ: 550 042 103 E-mail: vesas@volny.cz
INVESTOR: Kraj Vysočina NÁZEV: <b>SPŠ TŘEBÍČ – OPRAVA HAVÁRIE VODOVODU</b>				
OBSAH: situace				ČÍSLO ZAKÁZKY 8752/09 FORMÁT A4 DATUM 03/2009 MĚŘÍTKO 1 : 500 ČÍSLO 01